

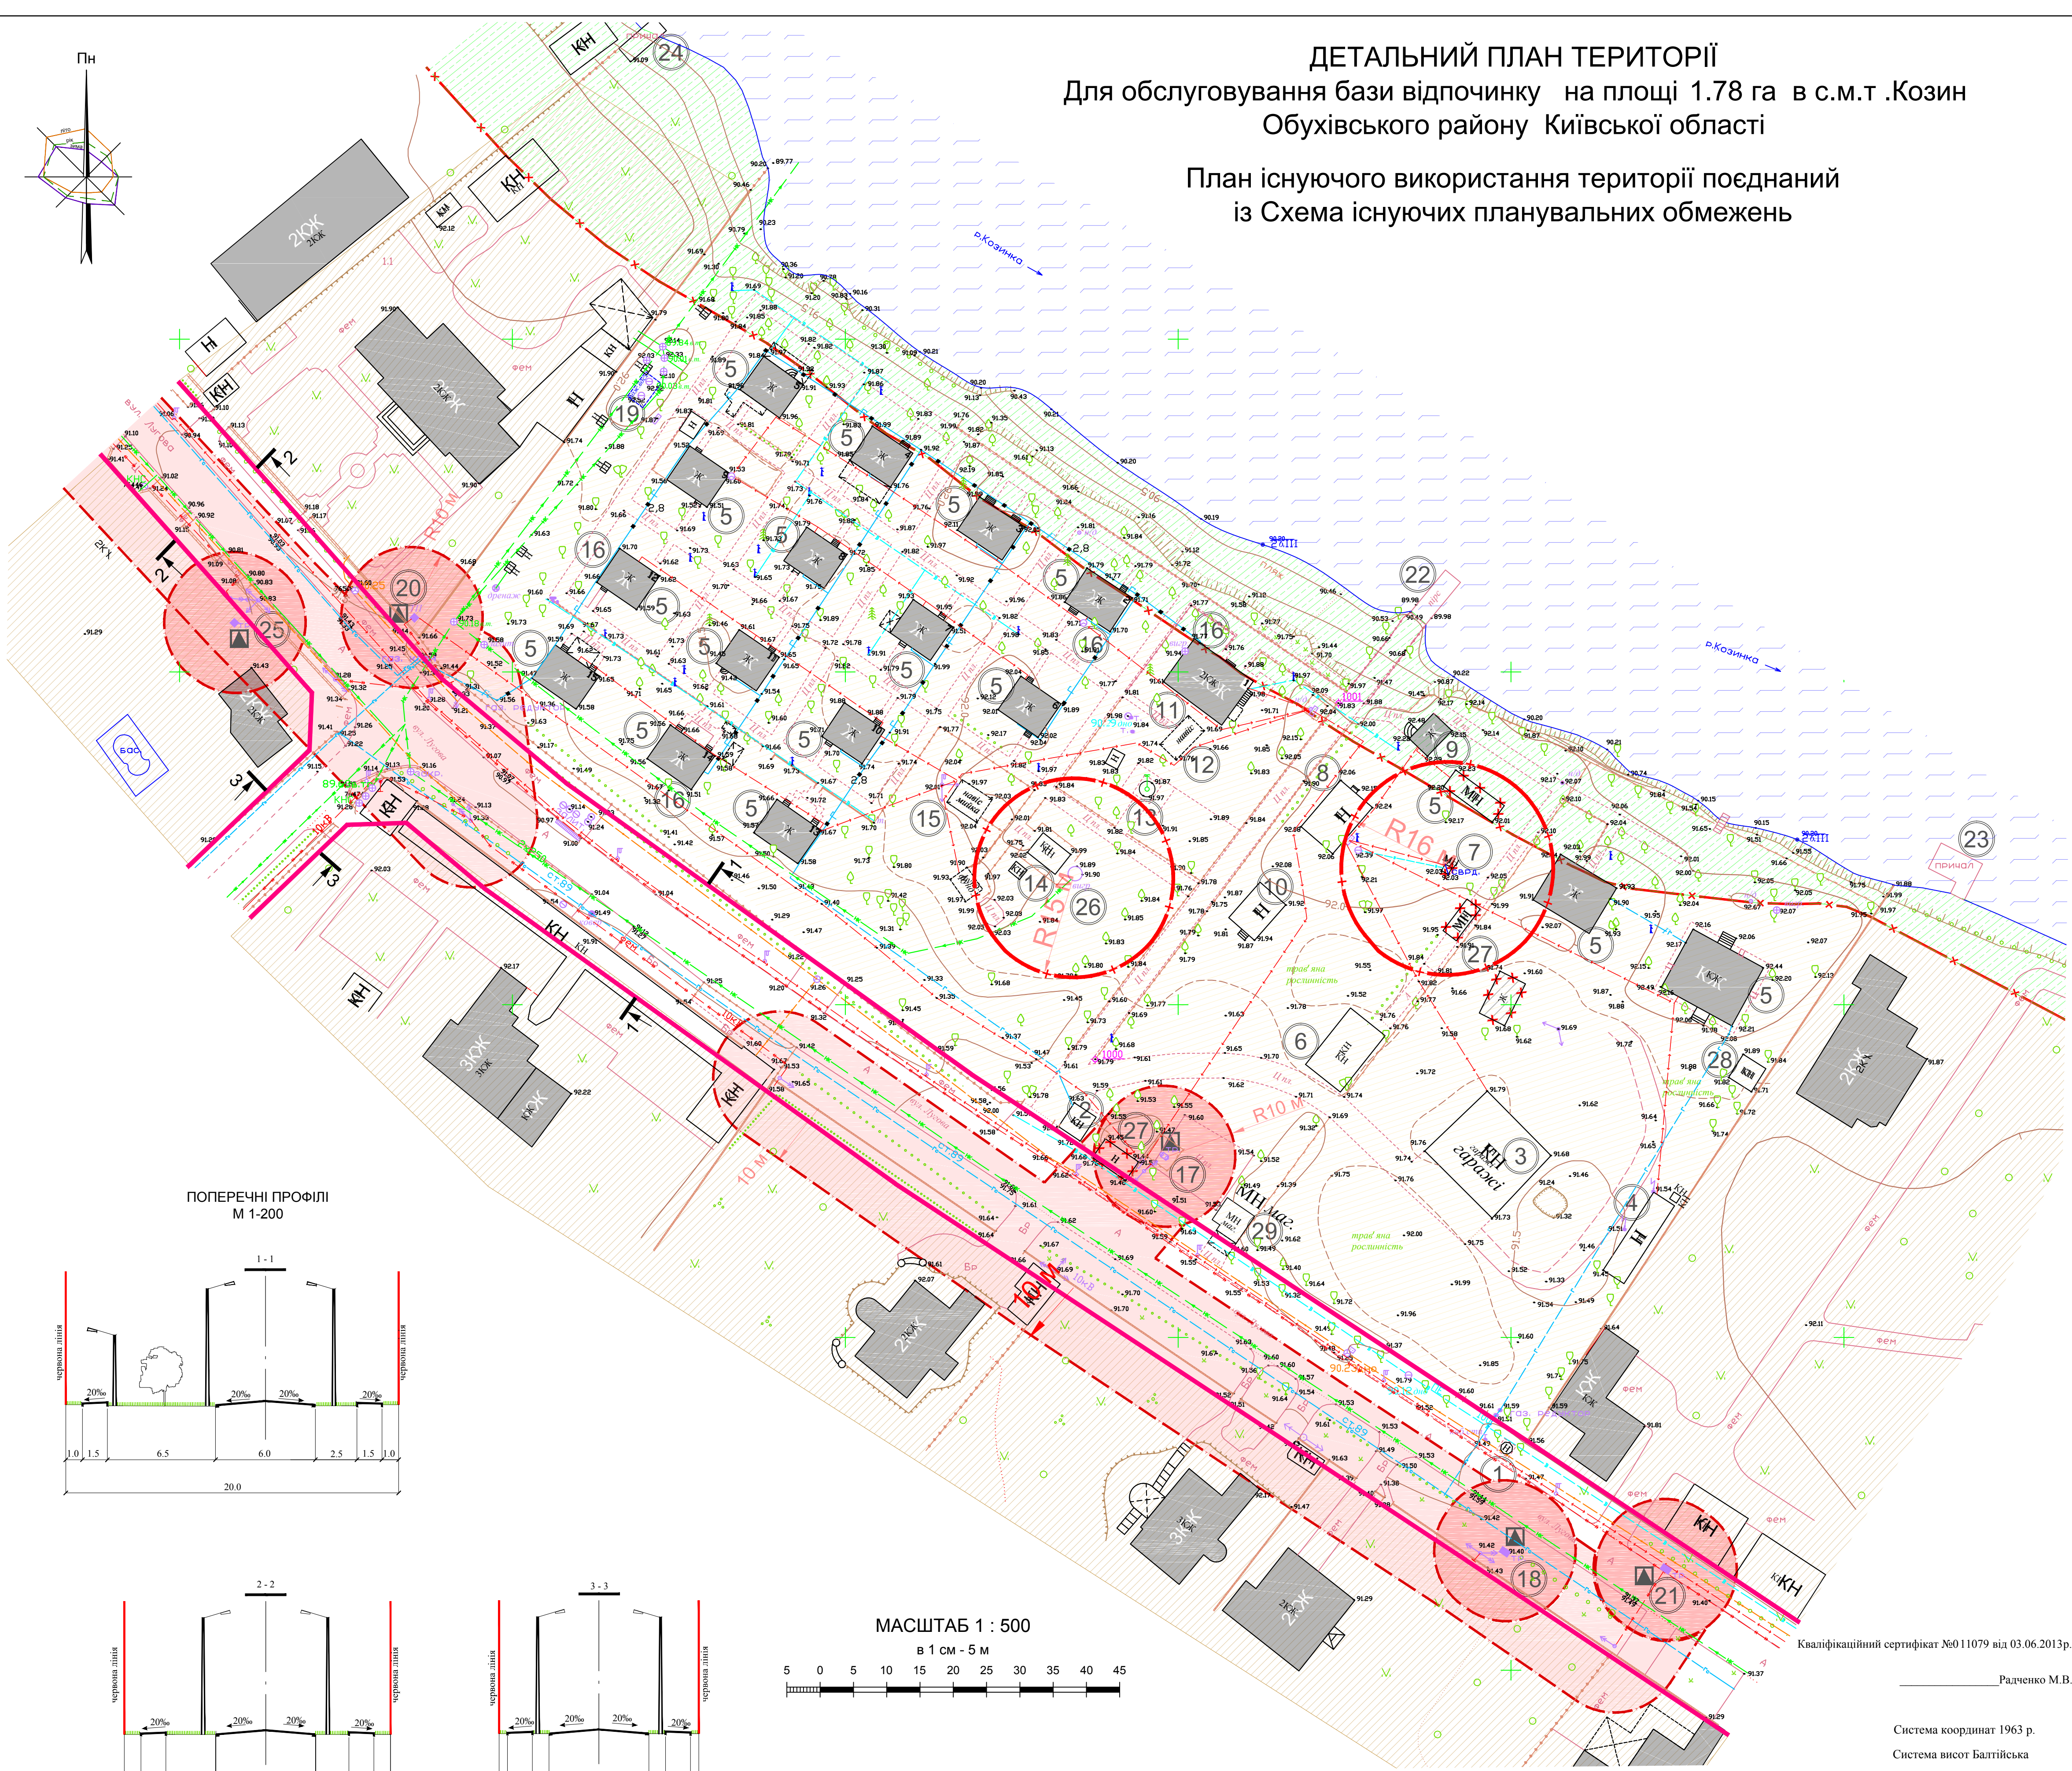
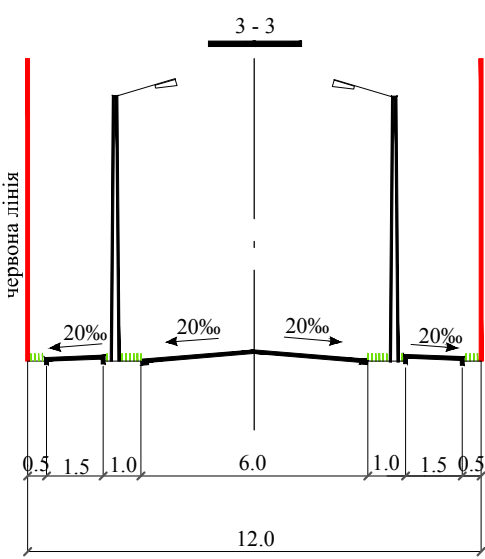


ДЕТАЛЬНИЙ ПЛАН ТЕРИТОРІЇ
Для обслуговування бази відпочинку на площі 1.78 га в с.м.т .Козин
Обухівського району Київської області

План існуючого використання території поєднаний
із Схема існуючих планувальних обмежень

 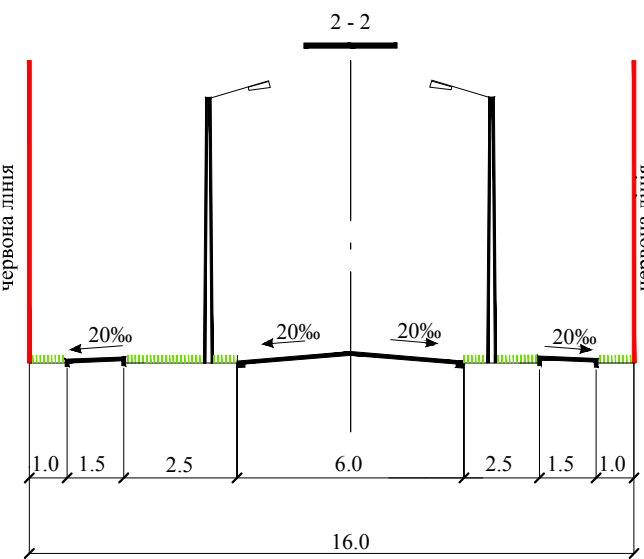


ПОПЕРЕЧНІ ПРОФІЛІ
М 1:200

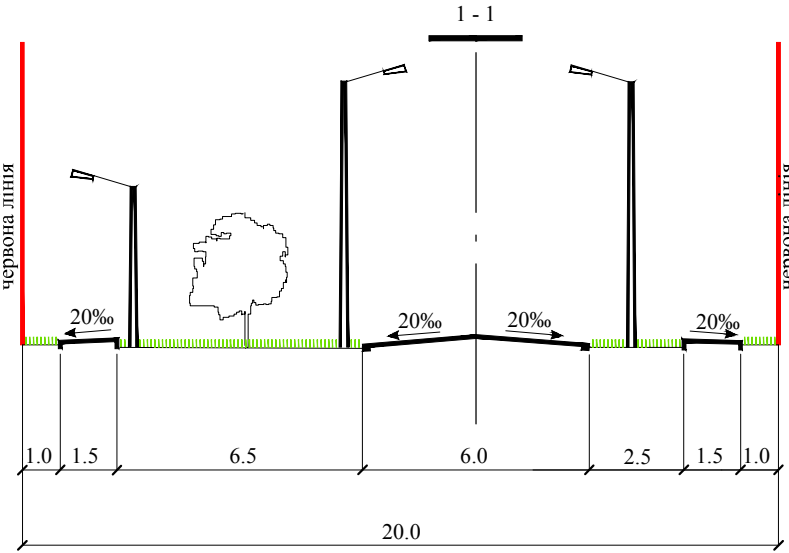

МАСШТАБ 1 : 500

в 1 см - 5 м



П Р И М І Т К И

- Креслення марки ГП розроблено за матеріалами топографо-геодезичних вишукувань, виконаних в М 1:500 КРІЗР в 2019 році.
- Система висот - Балтійська, система координат - 1963 року, суцільні горизонталі проведені через 1.0 м.
- Поперечні профілі нанесено з матеріалів генплану с.Козин.
- Автобусна зупинка нанесено з матеріалів генплану с.Козин.

Кваліфікаційний сертифікат №011079 від 03.06.2013р.

Радченко М.В.

Система координат 1963 р.

Система висот Балтійська

ЕКСПЛІКАЦІЯ

Пор. №	Назва об'єкта	Кіл.	Примітка
1	Зупинка автобуса	1	існуючі
2	Будинок охорони	1	існуючі
3	Гараж	1	існуючі
4	Склад	1	існуючі
5	Будівля сезонного відпочинку	16	існуючі
6	Господарський склад	1	існуючі
7	Існуюча свердловина	1	існуючі
8	Клуб	1	існуючі
9	Лодочна станція + рятувальник	1	існуючі
10	Господарський склад	1	існуючі
11	Адмін будівля	1	існуючі
12	Існуючий дитячий майданчик з навісом	1	існуючі
13	Фонтан	1	існуючі
14	Туалет	1	існуючі
15	Навіс	1	існуючі
16	Пожежний стенд	1	існуючі
17	ТП	1	існуючі
18	ТП	1	існуючі
19	Пожежний резервуар	1	існуючі
20	ТП	1	існуючі
21	ТП	1	існуючі
22	Пірс	1	існуючі
23	Причал	1	існуючі
24	Причал	1	існуючі
25	ТП	1	існуючі
26	Каналізація вигрібна яма	1	існуючі
27	Демонтуючі будівлі	3	існуючі
28	Будівля господарча	1	існуючі
29	Магазин	1	існуючі

УМОВНІ ПОЗНАЧЕННЯ

Існуючі	Назва
а) б) в)	Житловий будинок: а) кап., б) в задов.ст., в) ветхий
	Громадська будівля
	Червоні лінії вулиць
	Територія водойм
	Територія садибної житлової забудови
	Територія садибної житлової забудови (проектна)
	Територія зелених насаджень загального користування
	Зона прибережно-захисної смуги
× × × ×	Демонтуючі будівлі та споруди
▲	Трансформаторна підстанція
□	Свердловина
В	Водопровід господарсько-питний
К	Каналізація господарсько-побутова самопливна
НК	Каналізація господарсько-побутова напірна
Г	Газопровід низького тиску
Гс	Газопровід середнього тиску
—○—○—	Повітряна лінія електропередачі високої напруги
↔	Електрокабель низької напруги
↔	Електрокабель високої напруги
—○—○—	Телефонний кабель
←→/□	Опора ЛЕП / Трансформатор
	Укис

Всес. №, №

Підпис і дата

Лист № оригіналу

Замовник: Київське учбово-виробниче підприємство №3 (УВП-3) Українське товариство сілпів (УТОС)		
с.мт. Козин Обухівського району Київської області		
Заст. дир.	Радченко	
Нач. відділу	Король	
Виконав	Монастирський	
Креслив	Обмошова	
Для обслуговування бази відпочинку по вул. Лугова, 7		
Топографічна зйомка масштаба 1:500 перетин рельєфу через 0.5 м		
Стадія	Лист	Листів
	1	1
ТОВ "К Р І З Р" 2019р.		

- Г П					
с.мт. Козин Обухівського району Київської області					
Детальний план території для обслуговування бази відпочинку с.мт. Козин Обухівського району Київської області					
План існуючого використання території поєднаний із схемою існуючих планувальних обмежень					
Зм.	Кільк.	Аркуш	Надск.	Підпис	Дата
Кер. БІПТ	Тишак				2020
ГАП	Старинець				
Перевіряв	Старинець				
Розробив	Юрченко				
Н.контроль	Тишак				
ДП «УКРНАДПІВЛІБД»					